


Elevacja Tylna

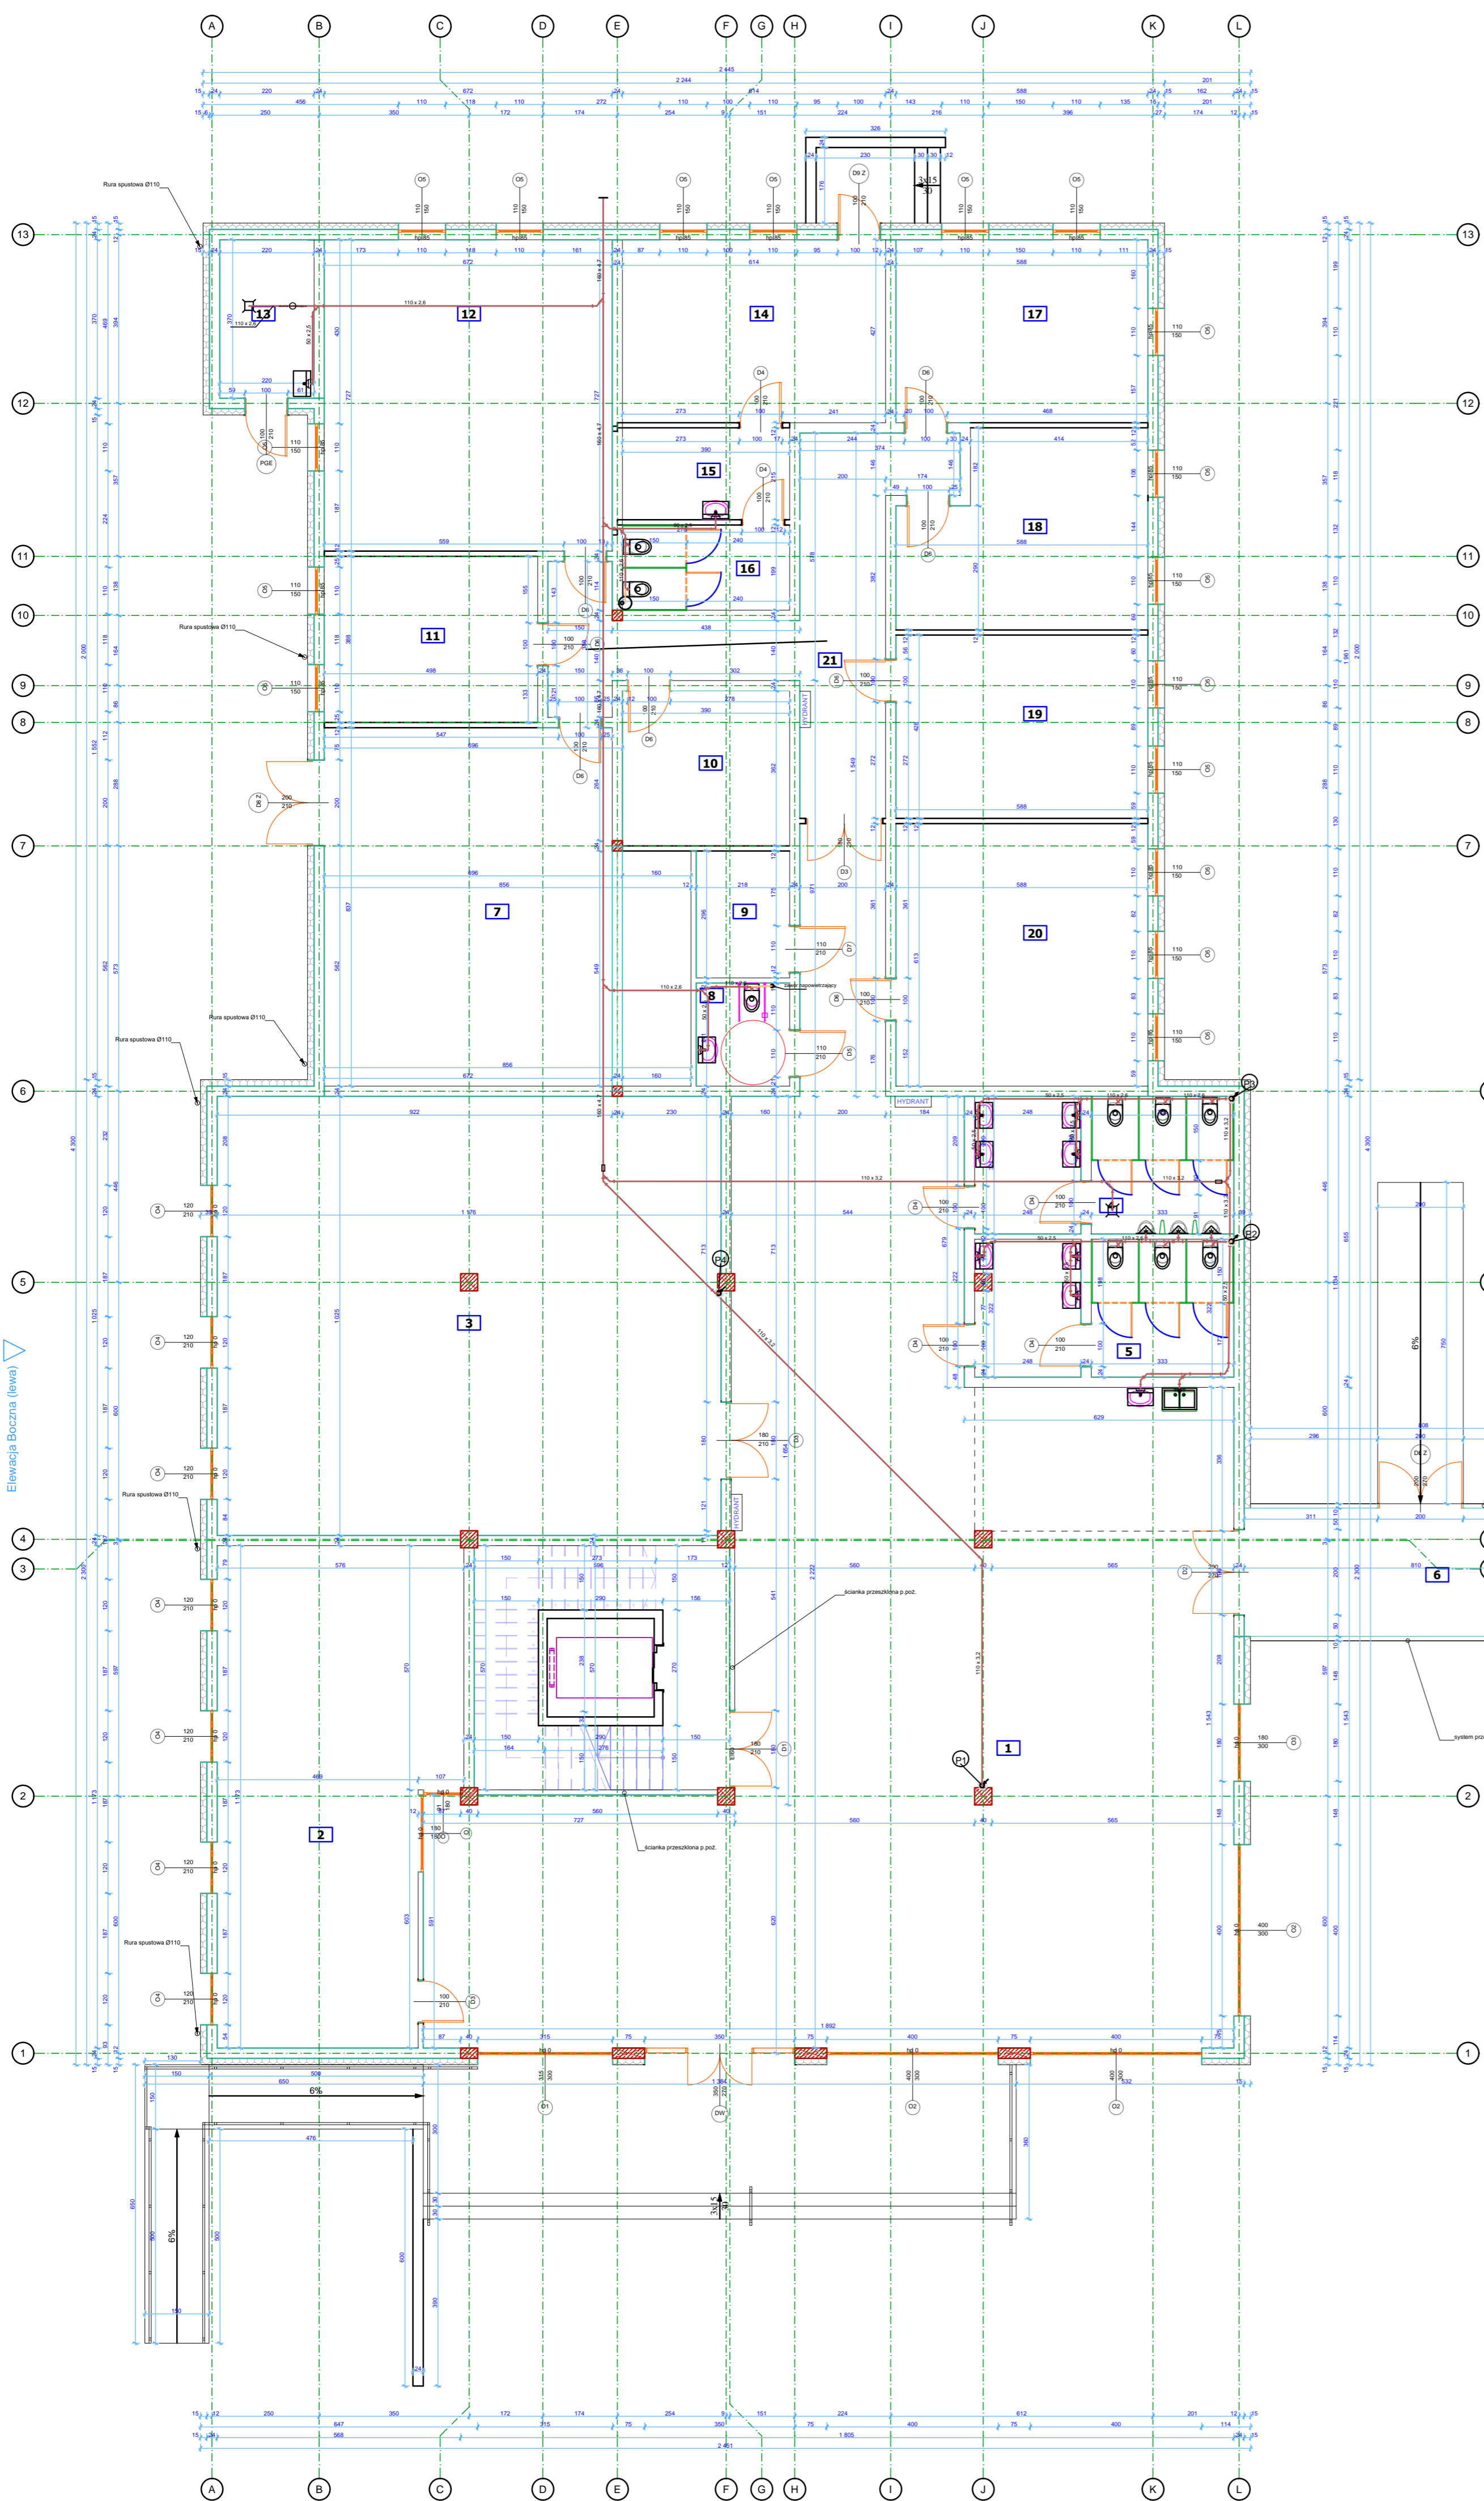


### ZESTAWIENIE POWIERZCHNI

nr	nazwa pomieszczenia	pow. (m <sup>2</sup> )
1	Hall główny	273,34
2	FAB-LAB, VR-LAB	62,17
3	Spalnia TOR	121,27
4	Toaleta męska	19,04
5	Toaleta damska	19,94
6	Lazienka	24,57
7	FAB-LAB, Prototypownia 3D	66,90
8	Toaleta dla niepełnosprawnych	5,40
9	Pomieszczenie gospodarcze	6,61
10	Serwerownia	14,12
11	FAB-LAB, PROTO-LAB, SIM-LAB	17,98
12	PROTO-LAB, ELEKTRO-LAB	49,00
13	Pomieszczenie techniczne (s.a.)	8,43
14	FAB-LAB, PHYSIO-LAB	26,22
15	Pomieszczenie gospodarcze	8,58
16	Toaleta	7,77
17	FAB-LAB, MOBY-LAB	25,25
18	FAB-LAB, ROT-LAB	24,59
19	FAB-LAB, HALL-LAB	25,31
20	Centrum demonstracyjne	36,04
21	Komunikacja	32,65
<b>RAZEM</b>		<b>874,28</b>

Uwagi!  
 1. Wszystkie wymiary należy sprawdzić w naturze.  
 2. Przed rozpoczęciem robót należy zapoznać się z całością dokumentacji projektowej.  
 3. Rysunek rozpatrywać łącznie z pozostałymi rysunkami konstrukcyjnymi, instalacyjnymi, obliczeniowymi konstrukcyjnymi i częścią opisową projektu.  
 4. Ściany murarskie należy murować oraz zbroić zgodnie z zaleceniami zawartymi w zeszytach technicznych oraz wiedzy technicznej dla poszczególnych systemów, np. SILKA, POROTHERM, itd.  
 5. Podesty i schody zewnętrzne wykonać jako betonowe.  
 6. Należy zwrócić uwagę na dodatkowe zbrojenie spoin murów w miejscach otworów okiennych, w strefie nad i pod otworem.  
 7. Wysokość parapetów podano od wyk. pow. podłogi do dolnej krawędzi otwora okiennego w świetle muru.  
 8. Szczegóły i system wykonania realizować na podstawie dokumentacji wykonawczej.  
 9. Wszelkie zmiany uzgodnić z projektantem.

Elevacja Boczna (lewa)

Elevacja Boczna (prawa)

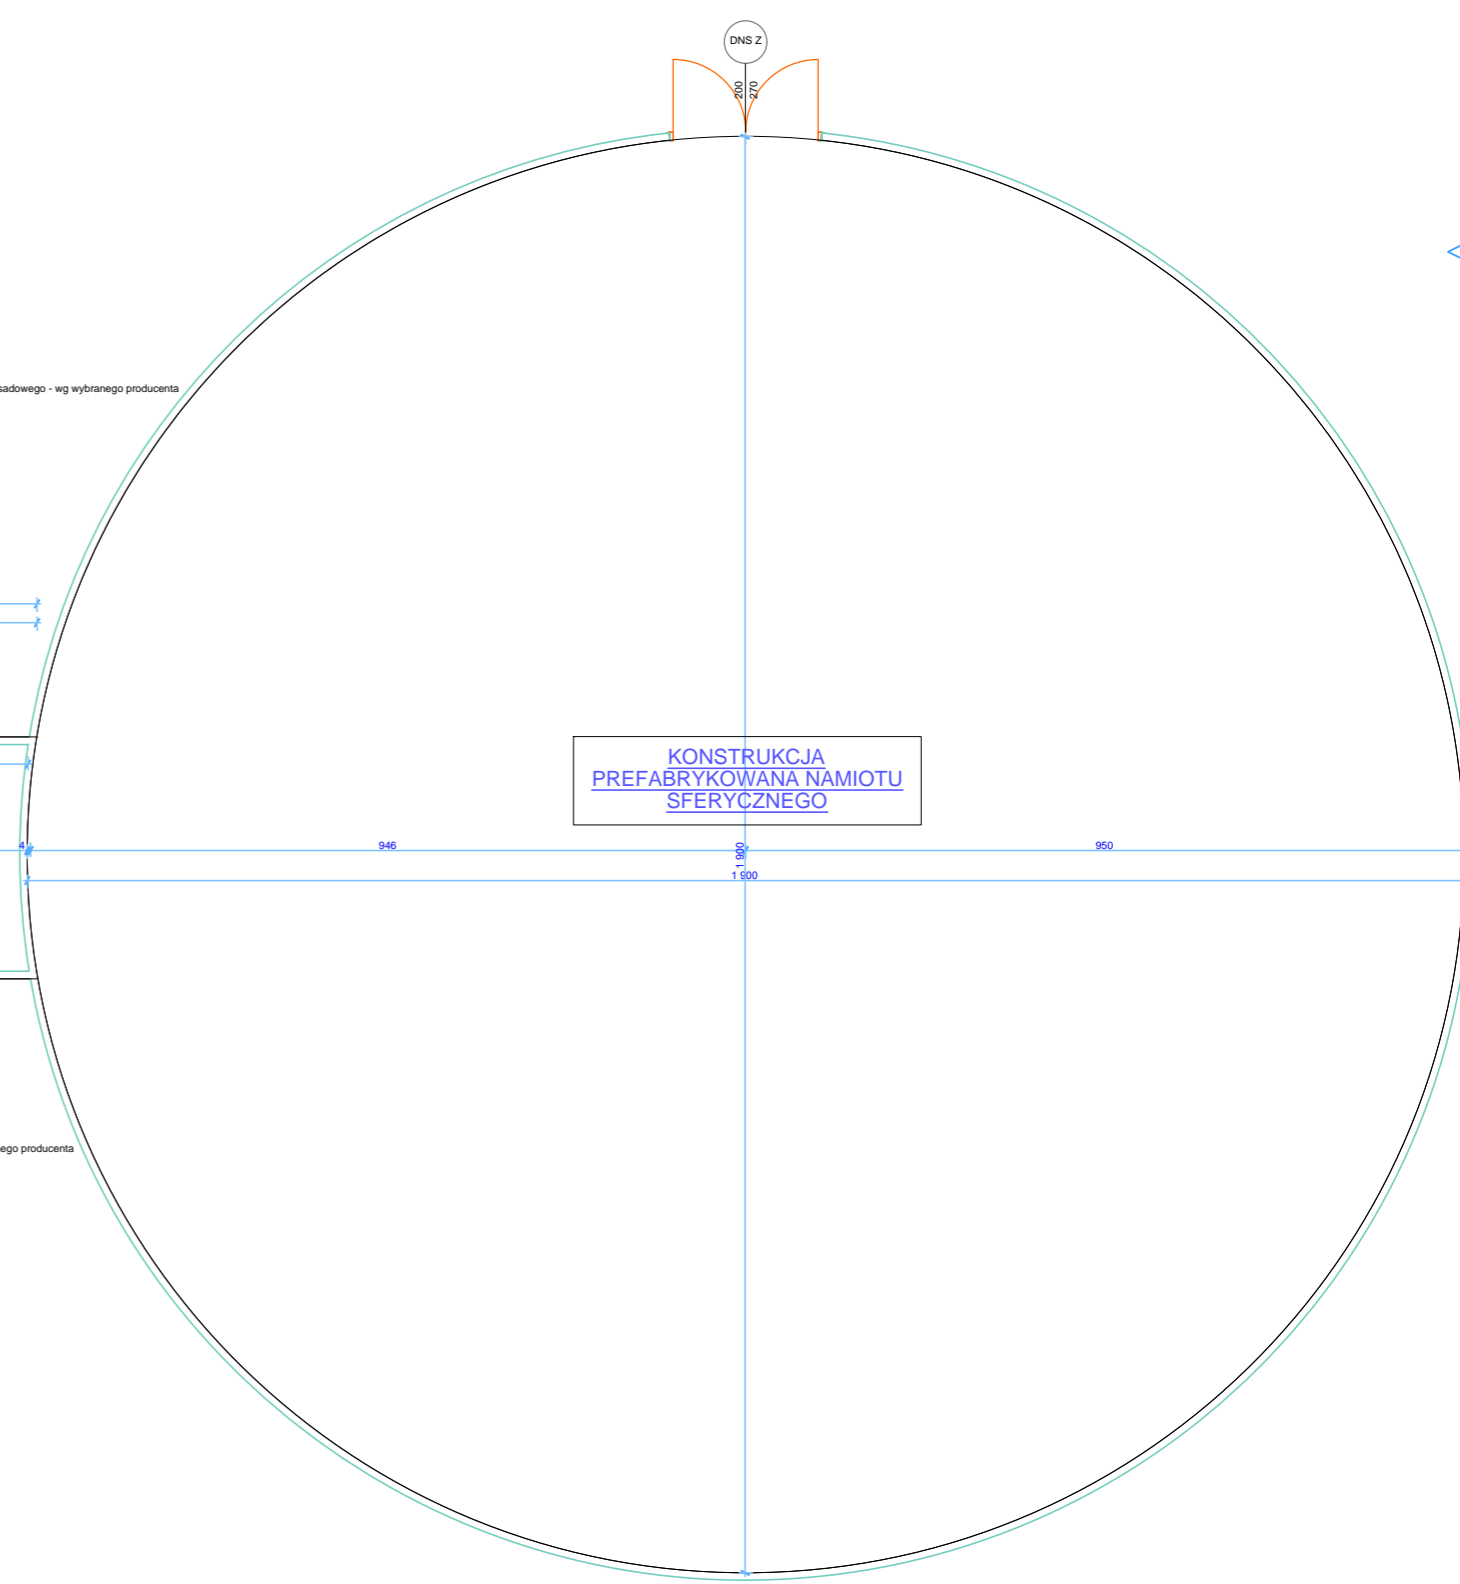

LEGENDA:  
 - Kanalizacja sanitarna  
 - wentylacja kanalizacyjna

Elevacja Frontowa

**TomDOOR**  
 SPECJALIZACJA W ODRĘBNEJ WYKONAWCZOŚCI

ul. Kręta 3, 87-134 Stary Toruń  
 e-mail: biuro@tomdoor.pl, www.tomdoor.pl, tel. 508-999-107, 500-517-313

TEMAT OPRACOWANIA:  
**PROJEKTU ARCHITEKTONICZNO - BUDOWLANY "TORUN SPACE LABS"**

INWESTOR:  
 URBITOR Sp. z o.o.  
 ul. Bohdława Chrobrego 105/107  
 87-100 Toruń

ADRES INWESTYCYJNY:  
 dz. nr 109/3, obręb 0058 Toruń,  
 ul. Władysława Łokietka, 87-100 Toruń

BRANŻA:  
**SANITARNA**

NAZWA RYSUNKU:  
**RZUT INSTALACJI KAN. - PARTER**

PROJEKTANT:  
 Opracował:  
 mgr inż. Mariusz Skłarski  
 Projektował:  
 mgr inż. Radosław Chęć  
 mgr inż. Andrzej Płacheta  
 Za projektowanie bez ograniczeń w specjalności instalacyjnej w zakresie sieci, instalacji i urządzeń elektrycznych, mechanicznych, gazowych, wodociągowych i klimatyzacyjnych

Sprawdził:  
 inż. Henryk Kowalski  
 mgr inż. Andrzej Płacheta  
 Za projektowanie bez ograniczeń w specjalności konstrukcyjno-budowlanej w zakresie instalacji sanitarnych

DATA: 06/2020R. NR RYSUNKU: **2/S**

SKALA: 1:100

OPRACOWANIE OCHRONIONE PRAWAMI AUTORSKIMI (zob. U. 90 z 1997 r. poz. 83 z dnia 04.02.1998 r.)  
 POWIATANIA I KOPROWANIE WYKONANIE BEZ ZGODY AUTORA ZABRONIONE