


Elevacja Tylna

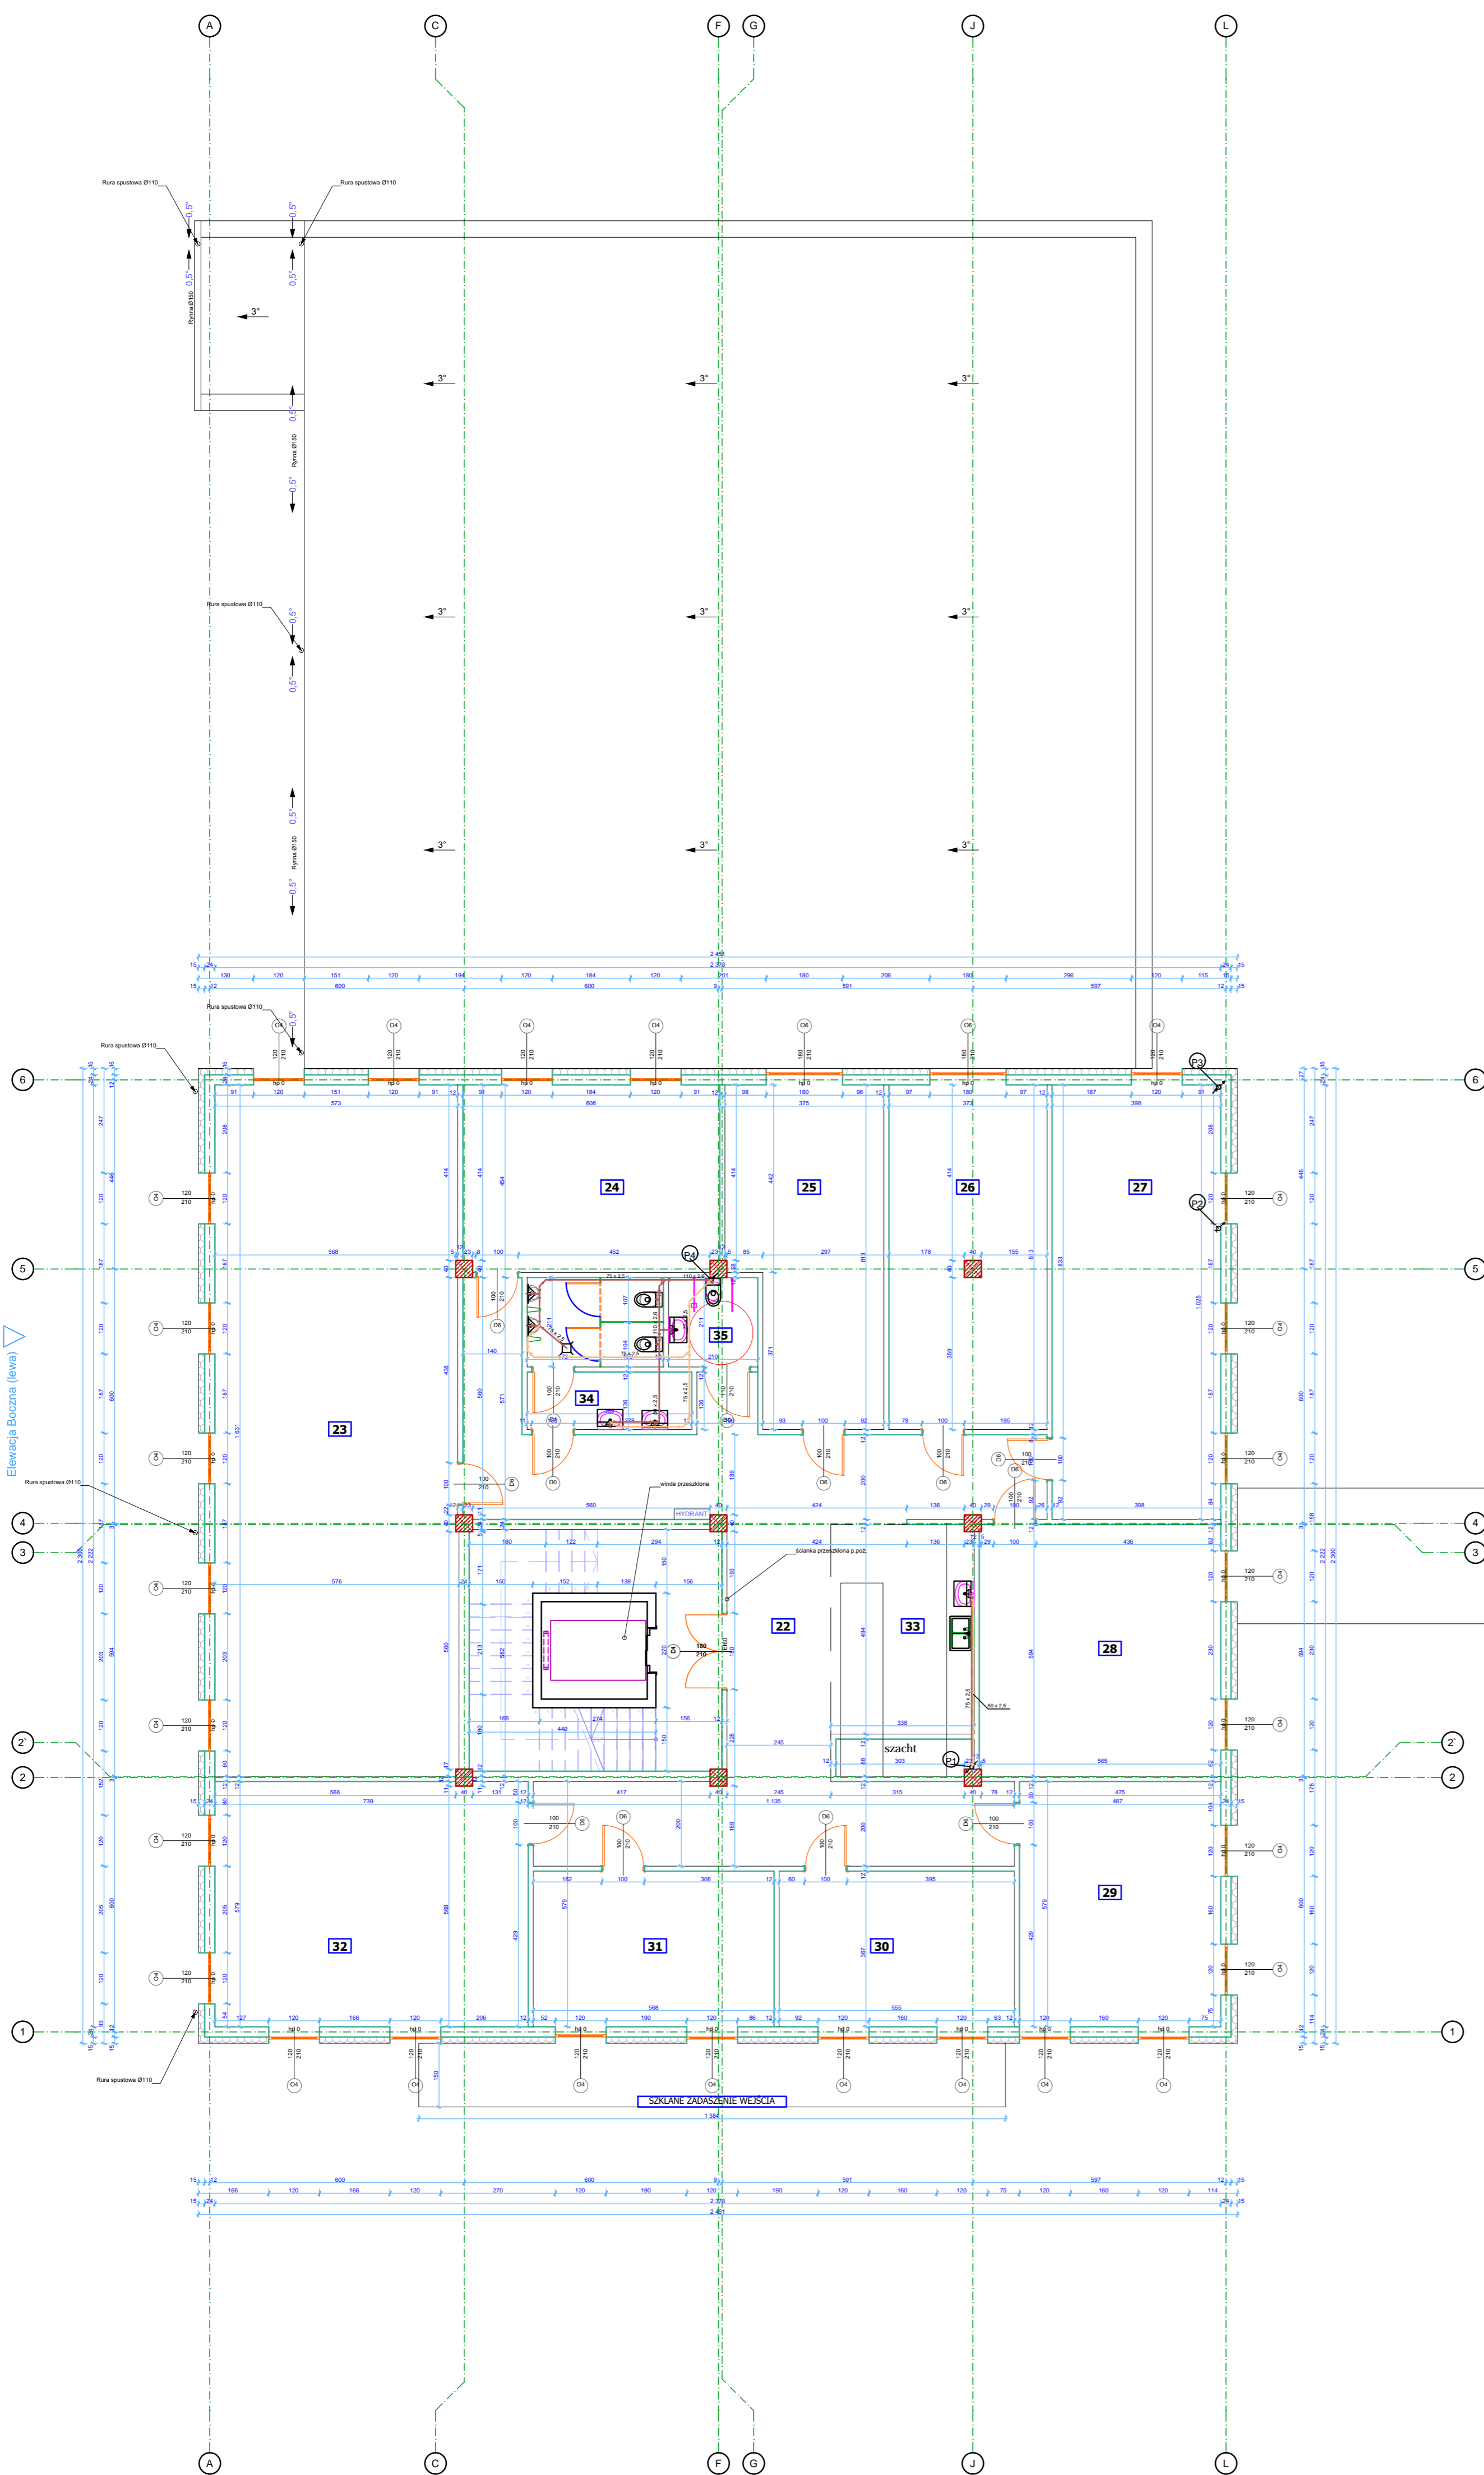


Elevacja Frontowa

ZESTAWIENIE POWIERZCHNI

nr	nazwa pomieszczenia	pow. (m ²)
22	Komunikacja	72,30
23	LIVING-LAB	84,96
24	FAB-LAB, ICT-LAB, IOT-LAB	26,9
25	FAB-LAB, ICT-LAB, IOT-LAB	27,68
26	FAB-LAB, ICT-LAB, IOT-LAB	30,0
27	FAB-LAB, ICT-LAB, IOT-LAB	41,44
28	ICT-LAB, HALL-LAB	34,1
29	ICT-LAB, MOBAY-LAB	28,52
30	ICT-LAB, MOBAY-LAB	20,84
31	ICT-LAB, MOBAY-LAB	21,36
32	ICT-LAB, MOBAY-LAB	43,62
33	Pomieszczenie socjalne	16,67
34	Toileta	12,19
35	Toileta dla niepełnosprawnych	4,44
RAZEM		475,92

- Uwagi!
- Wszystkie wymiary należy sprawdzić w naturze.
 - Przed rozpoczęciem robót należy zapoznać się z całością dokumentacji projektowej.
 - Rysunek rozpatrywać łącznie z pozostałymi rysunkami konstrukcyjnymi, instalacyjnymi, obliczeniowymi konstrukcyjnymi i częścią opisową projektu.
 - Podesty i schody zewnętrzne wykonać jako betonowe.
 - Ściany murarskie należy murować oraz zbroić zgodnie z zaleceniami zawartymi w zeszytach technicznych oraz wiedzą techniczną dla poszczególnych systemów, np. SILKA, POROTHERM, itd.
 - Należy zwrócić uwagę na dokładkowe zbrojenie spoin murów w miejscach otworów okiennych, w strefie nad i pod otworami.
 - Przed zamówieniem stolarki wymiary otworów sprawdzić na budowie.
 - Na rzutach podane zostały wymiary otworów okiennych w murze (stan surowy).
 - Wymiary stolarki należy pomniejszyć o zalecany przez producenta luz montażowy.
 - Wysokość parapetów podano od wyk. pow. podłogi do dolnej krawędzi otwora okiennego w świetle muru.
 - Szczegóły i system wykonania realizować na podstawie dokumentacji wykonawczej.
 - Wszelkie zmiany uzgodnić z projektantem.

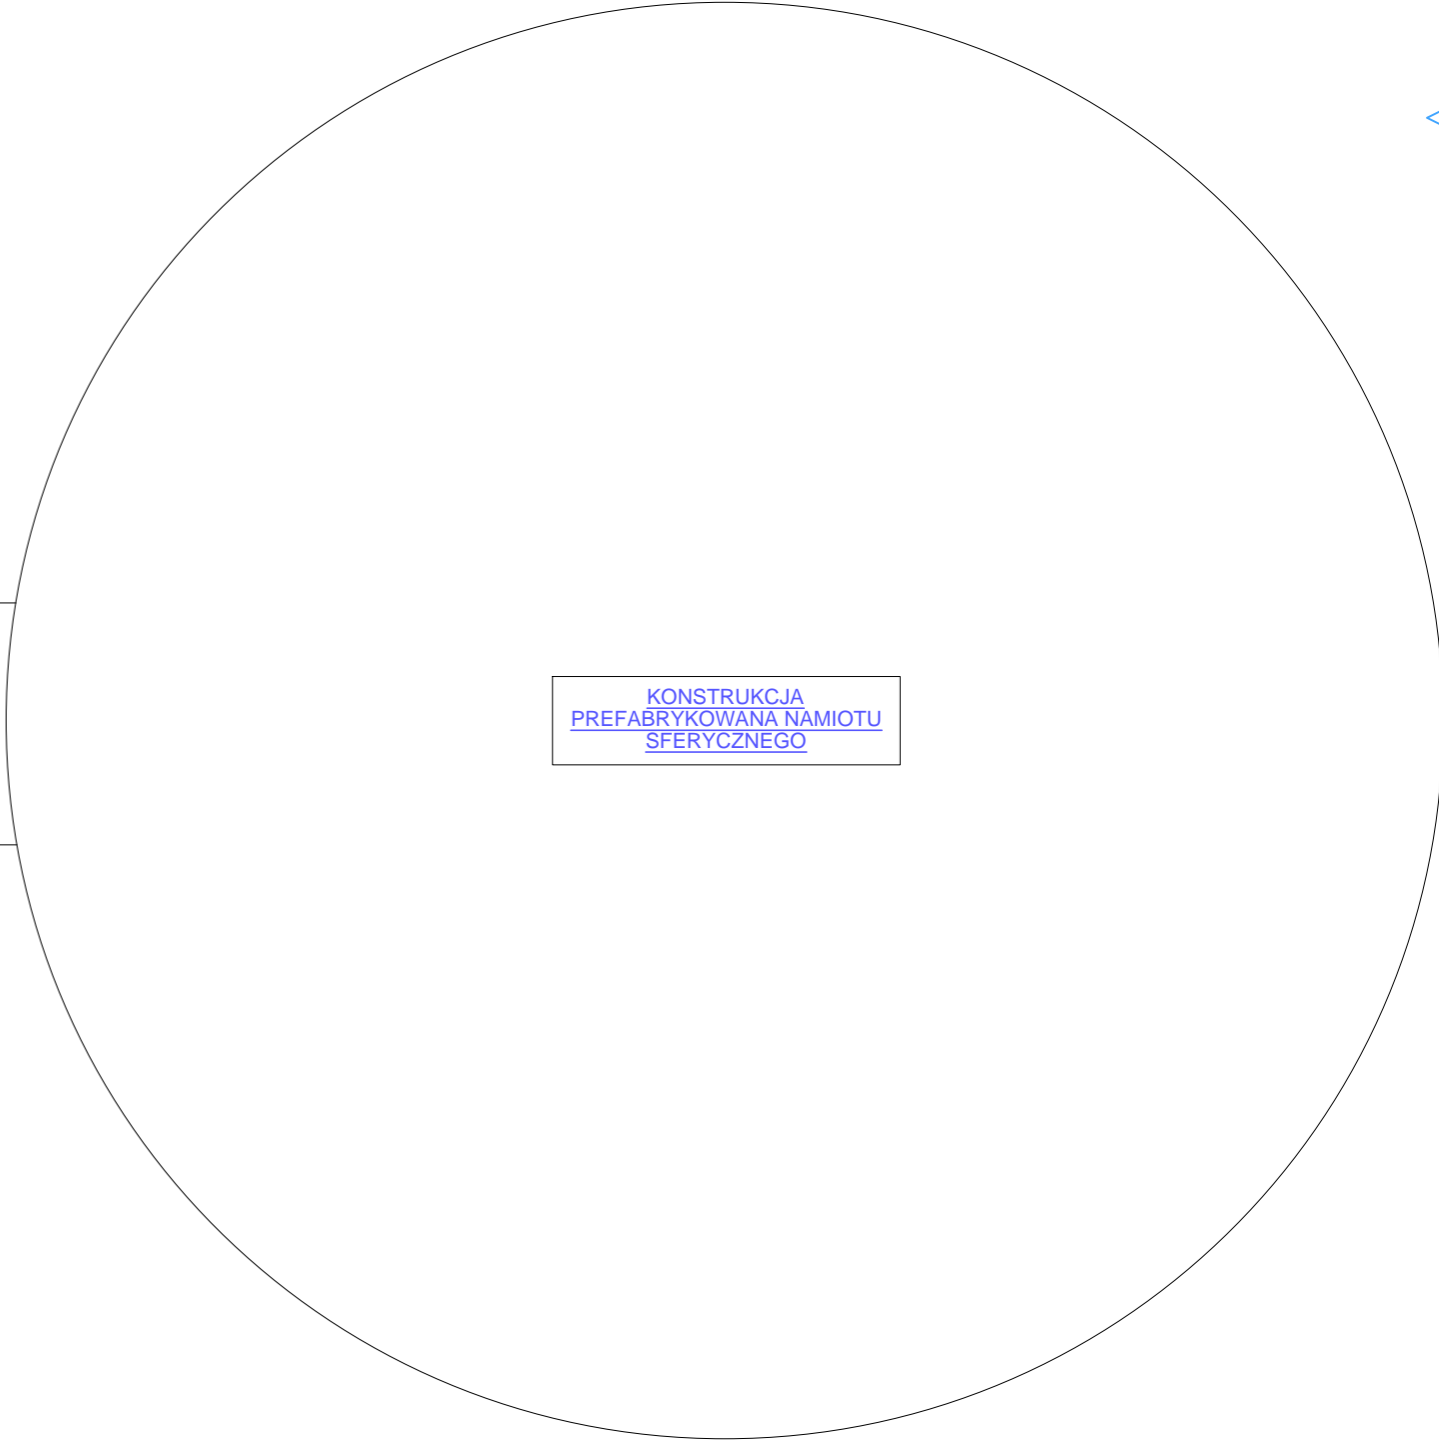

LEGENDA:
 - Kanalizacja sanitarna
 - wentylacja kanalizacyjna

TomDOOR
 SPECJALIZACJA W ODRĘBNOŚCIACH
 ul. Kręta 3, 87-134 Stary Toruń
 e-mail: biuro@tomdoor.pl, www.tomdoor.pl, tel. 508-999-107, 500-517-823

TEMAT OPRACOWANIA:
PROJEKTU ARCHITEKTONICZNO - BUDOWLANY "TORUN SPACE LABS"

INWESTOR:
 URBITOR Sp. z o.o.
 ul. Bohdana Chrobrego 105/107
 87-100 Toruń

ADRES INWESTYCYJNY:
 dz. nr 109/3, obręb 0058 Toruń,
 ul. Władysława Łokietka, 87-100 Toruń

BRANŻA:
SANITARNA

NAZWA RYSUNKU:
RZUT INSTALACJI KAN. - I PIĘTRO

PROJEKTANT:
 Opracował:
 mgr inż. Mariusz Skłarski
 Projektował:
 mgr inż. Radosław Chene
 mgr inż. Andrzej Wójcik
 Do projektowania bez ograniczeń w specjalności instalacyjnej w zakresie sieci, instalacji i urządzeń elektrycznych, energetycznych, gazowych, wodociągowych i kanalizacyjnych.
 Sprawdził:
 inż. Henryk Kowalski
 mgr inż. Andrzej Wójcik
 Do projektowania bez ograniczeń w specjalności instalacyjnej w zakresie instalacji sanitarnych.

DATA: 06/2020r. NR RYSUNKU: **3/S**
 SKALA: 1:100

OPRACOWANIE ODRĘBNOŚCI PRACOWNI ARCHITEKTURZEBI.BI.BIURO@TOMDOOR.PL
 POWIATANIA I PROFESYJONALIZACJA BEZ ZOBOWIĄZANIA