


Elevacja Tylna

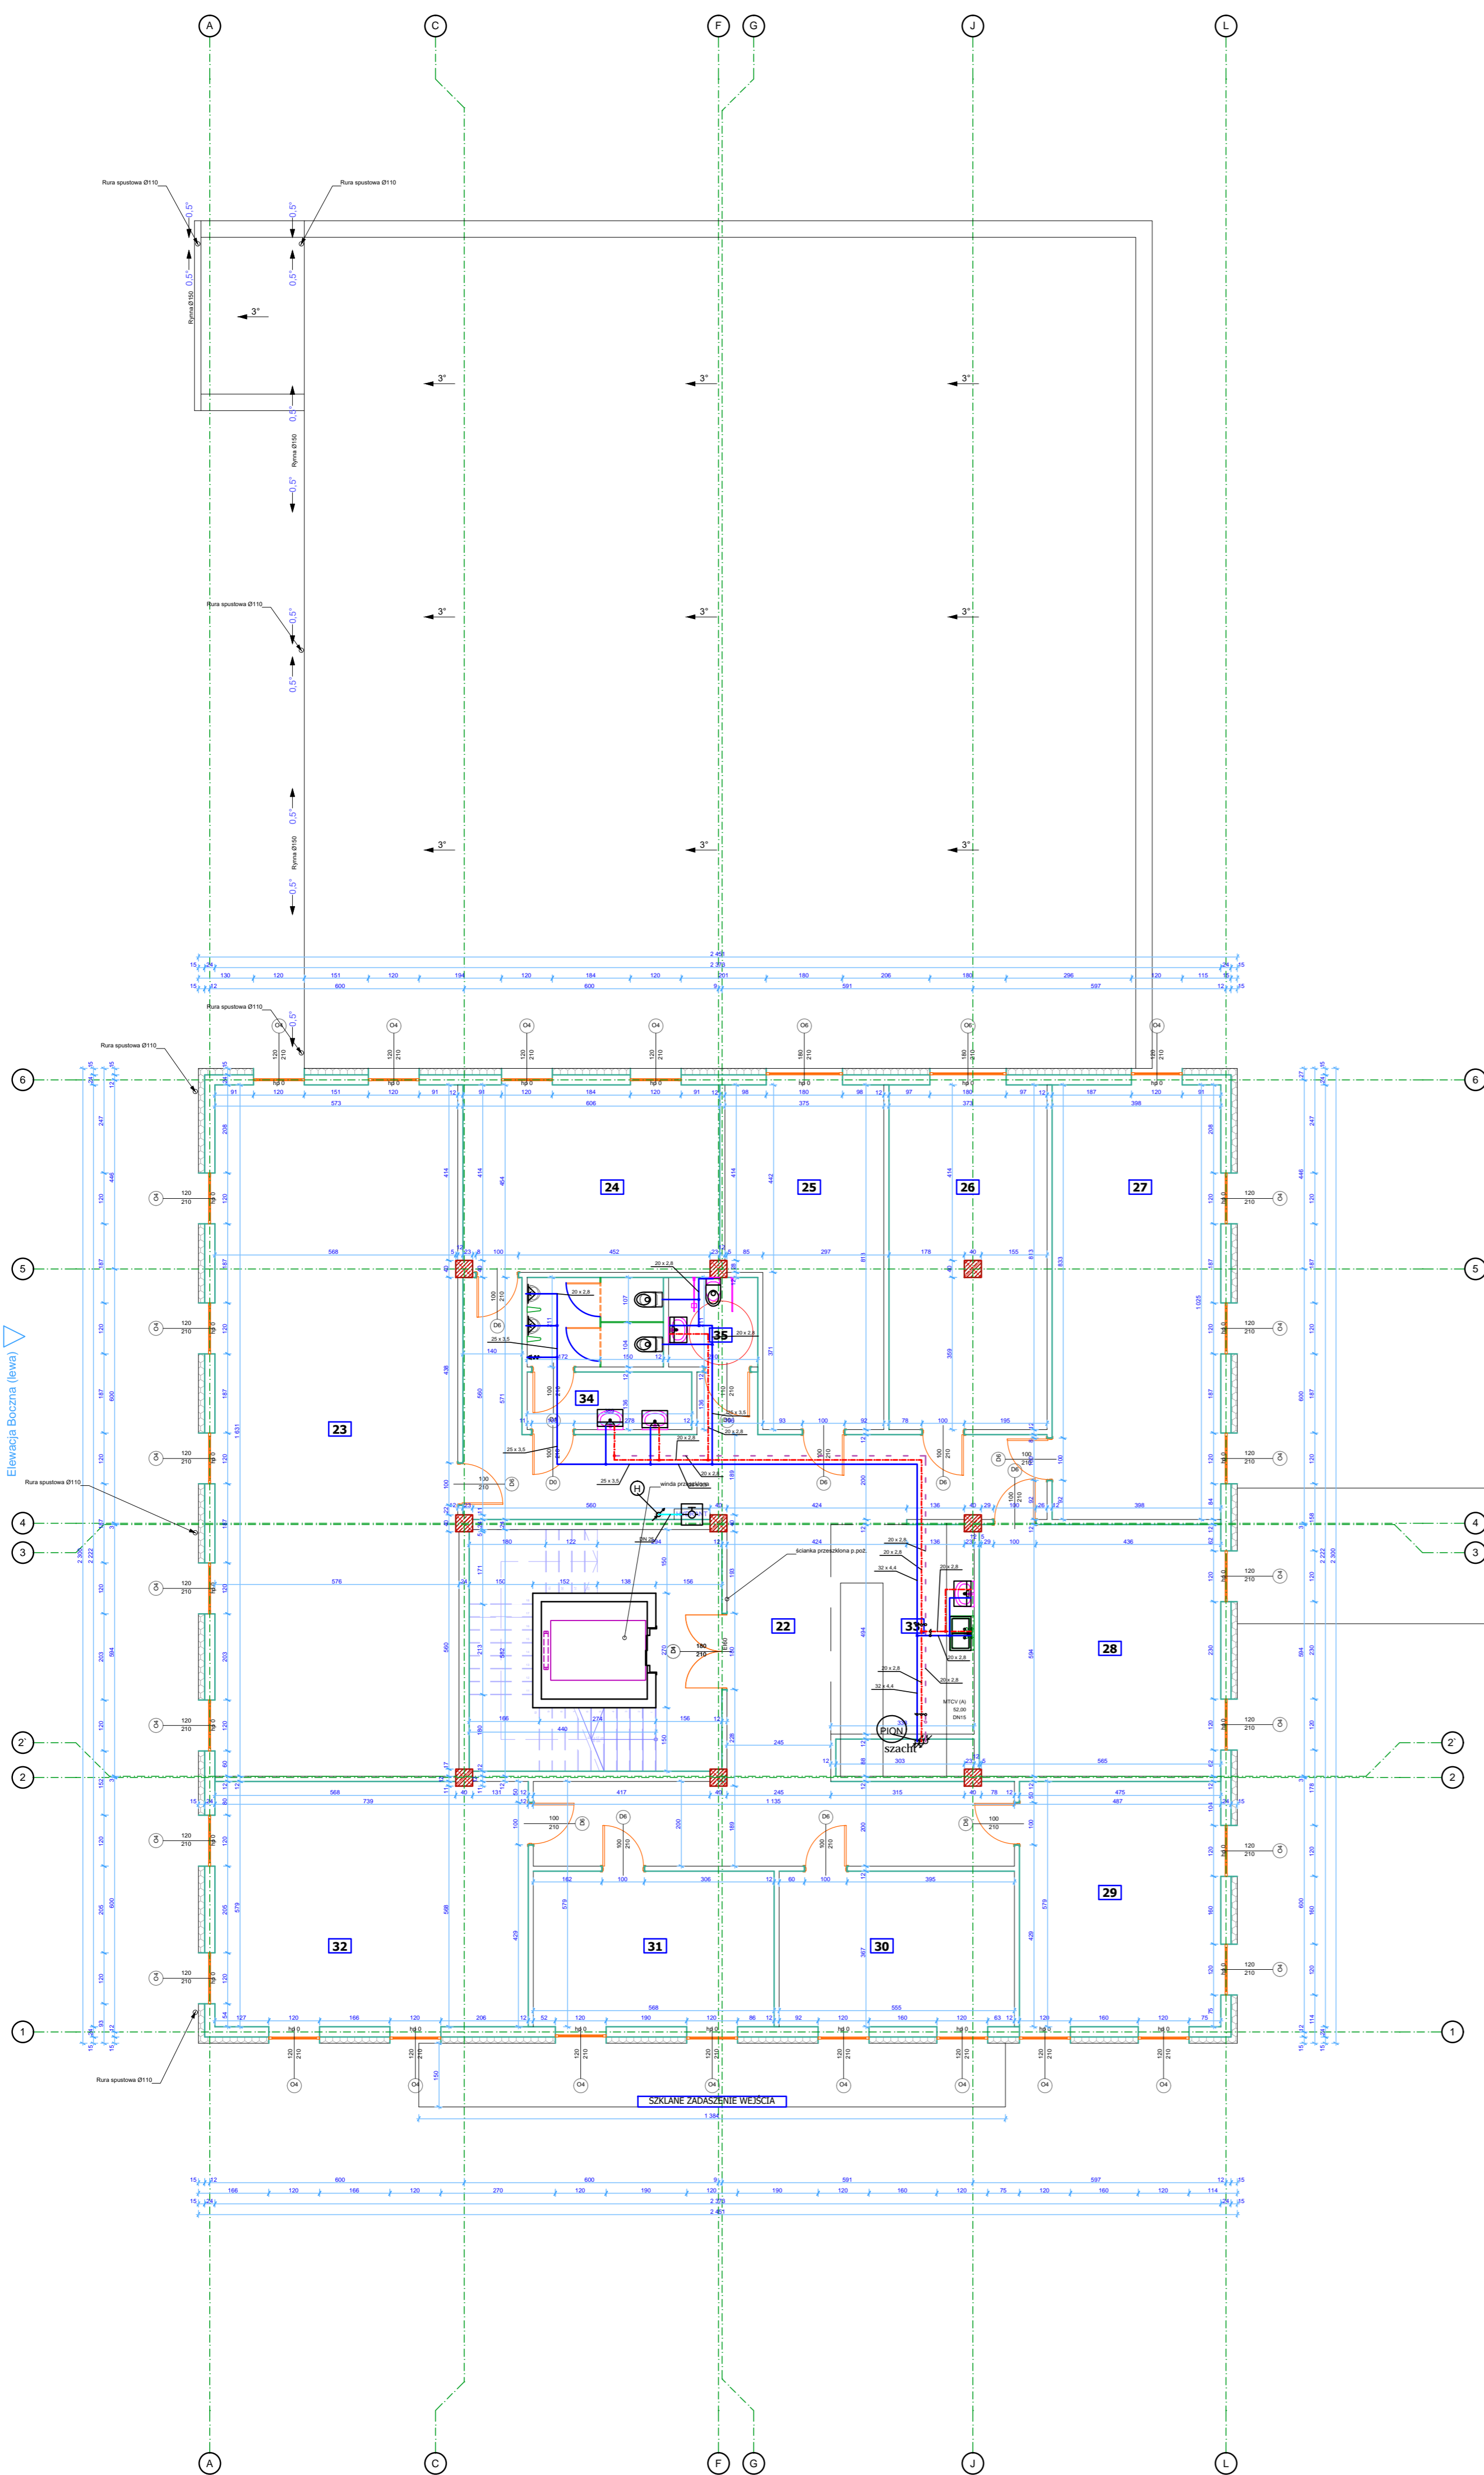


ZESTAWIENIE POWIERZCHNI

nr	nazwa pomieszczenia	pow. (m ²)
22	Komunikacja	72,30
23	LIVING-LAB	84,96
24	FAB-LAB, ICT-LAB, IOT-LAB	28,9
25	FAB-LAB, ICT-LAB, IOT-LAB	27,68
26	FAB-LAB, ICT-LAB, IOT-LAB	30,0
27	FAB-LAB, ICT-LAB, IOT-LAB	41,44
28	ICT-LAB, HALL-LAB	34,1
29	ICT-LAB, MOBAY-LAB	28,52
30	ICT-LAB, MOBAY-LAB	20,84
31	ICT-LAB, MOBAY-LAB	21,38
32	ICT-LAB, MOBAY-LAB	45,62
33	Pomieszczenie socjalne	16,67
34	Toileta	12,19
35	Toileta dla niepełnosprawnych	4,44
RAZEM		475,92

- Uwagi!
- Wszystkie wymiary należy sprawdzić w naturze.
 - Przed rozpoczęciem robót należy zapoznać się z całością dokumentacji projektowej.
 - Rysunek rozpatrywać łącznie z pozostałymi rysunkami konstrukcyjnymi, instalacyjnymi, obliczeniowymi konstrukcyjnymi i częścią opisową projektu.
 - Ściany murarskie należy murować oraz zbroić zgodnie z zaleceniami zawartymi w zeszytach technicznych oraz wiedzą techniczną dla poszczególnych systemów, np. SILKA, POROTHERM, itd.
 - Należy zwrócić uwagę na dokładkowe zbrojenie spoin murów w miejscach otworów okiennych, w strefie nad i pod otworami.
 - Przed zamówieniem stolarki wymiary otworów sprawdzić na budowie.
 - Na rzutach podane zostały wymiary otworów okiennych w murze (stan surowy).
 - Wymiary stolarki należy pomniejszyć o zalecany przez producenta luz montażowy.
 - Wysokość parapetów podano od wyk. pow. podłogi do dolnej krawędzi otwora okiennego w świetle muru.
 - Szczegóły i system wykonania realizować na podstawie dokumentacji wykonawczej.
 - Wszelkie zmiany zgodne z projektantem.

KONSTRUKCJA PREFABRYKOWANIA NIAMIOTU SFERYCZNEGO

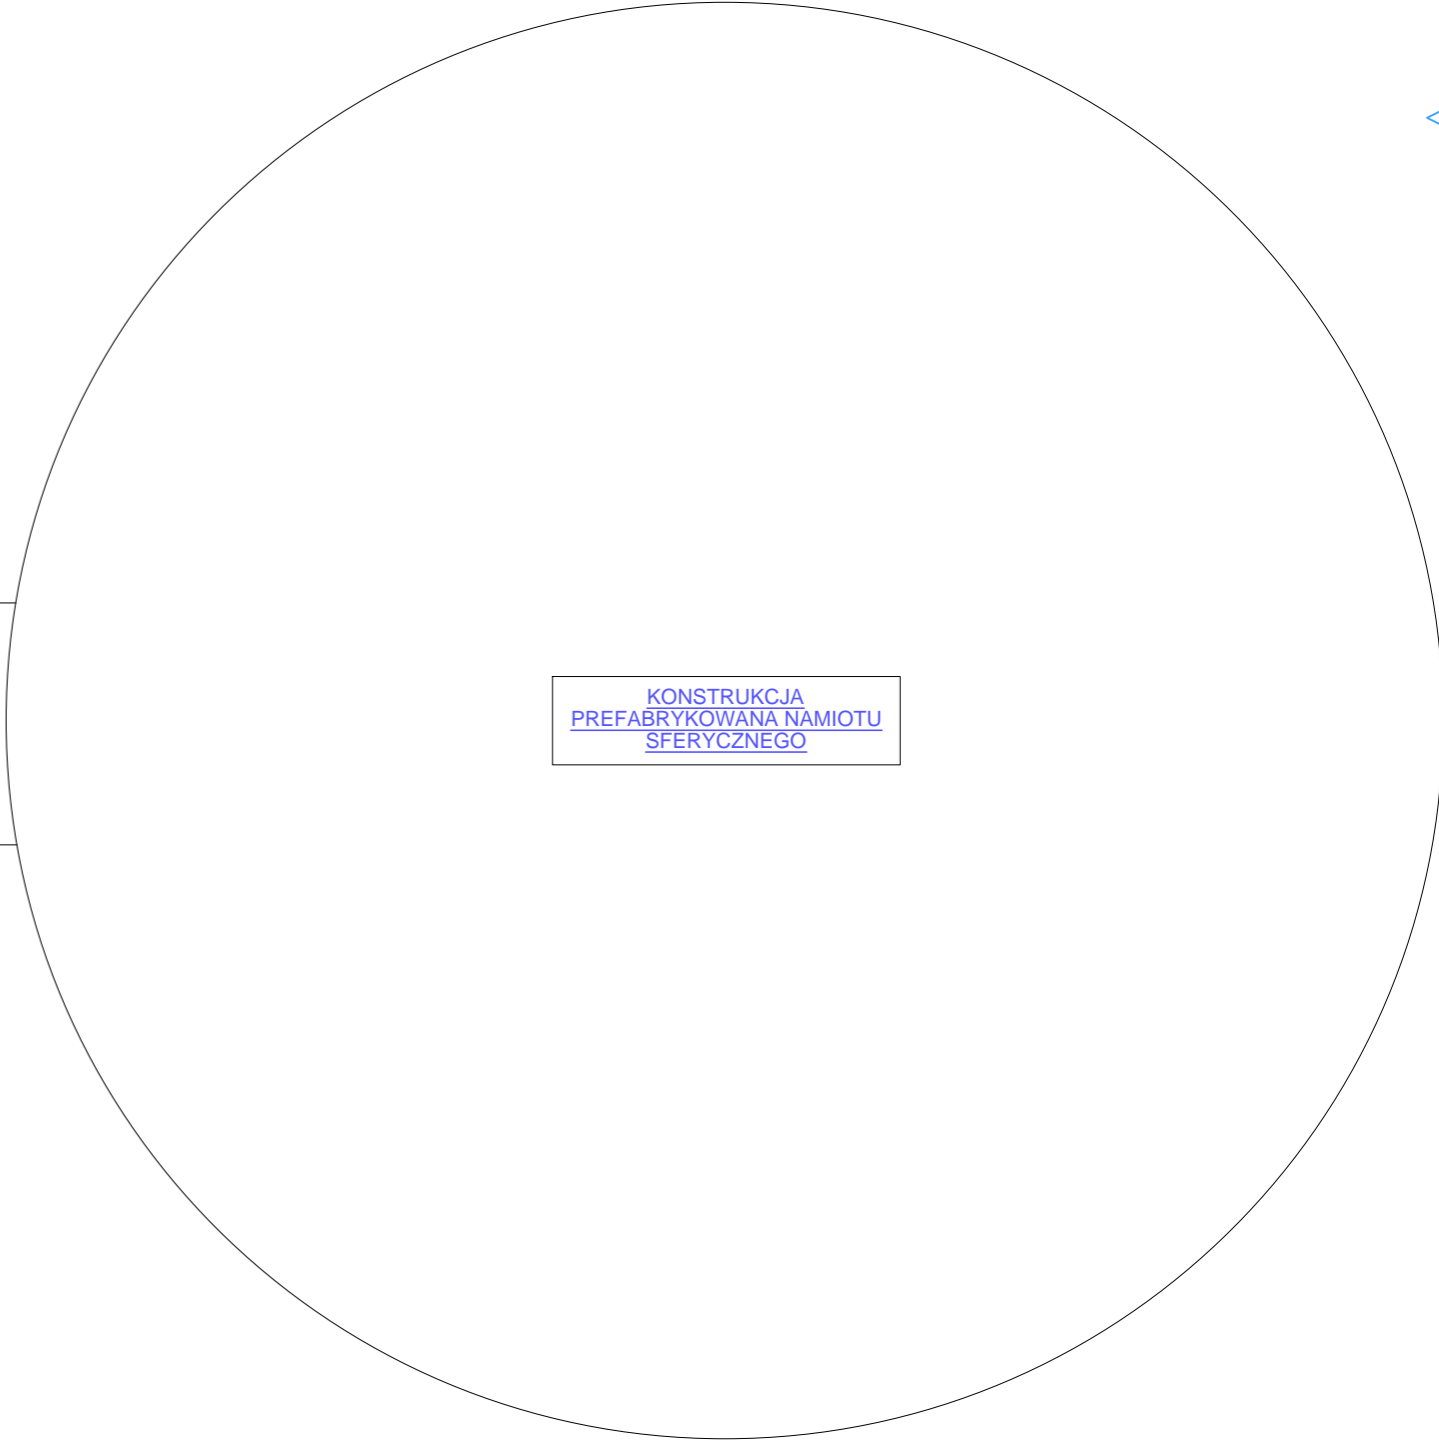

- LEGENDA:
- hydrantówka
 - zimna woda
 - ciepła woda
 - cyrkulacja

TomDOOR
SPECJALIZACJA W ODRĘBNOŚCI

ul. Kręta 1, 87-134 Stary Toruń
e-mail: biuro@tomdoor.pl, www.tomdoor.pl, tel. 508-999-107, 500-517-023

TEMAT OPRACOWANIA:
PROJEKTU ARCHITEKTONICZNO - BUDOWLANY
"TORUN SPACE LABS"

INWESTOR:
URBITOR Sp. z o.o.
ul. Bohdana Chrobrego 105/107
87-100 Toruń

ADRES INWESTYCYJNY:
dz. nr 109/3, obręb 0058 Toruń,
ul. Władysława Łokietka, 87-100 Toruń

BRANŻA:
SANITARNA

NAZWA RYSUNKU:
RZUT INSTALACJI ZW i CW - I PIĘTRO

PROJEKTANT:
Opracował:
mgr inż. Mariusz Skłarski
Projektował:
mgr inż. Radosław Chene
mgr inż. Andrzej Płocinski
Za projektowanie bez ograniczeń w specjalności instalacyjnej w zakresie sieci, instalacji i urządzeń elektrycznych, mechanicznych, gazowych, wodociągowych i klimatyzacyjnych.

Sprawdził:
mgr inż. Henryk Kowalski
mgr inż. Andrzej Płocinski
Za projektowanie bez ograniczeń w specjalności konstrukcyjno-budowlanej w zakresie instalacji sanitarnych

DATA: 06/2020r. NR RYSUNKU: 7/S

SKALA: 1:100

OPRACOWANIE ODRĘBNOŚCI PRACOWNI ARCHITEKTONICZNO - BUDOWLANYCH
POWOLANA I KONTROLOWANA PRZEZ BIURO ARCHITEKTONICZNO - BUDOWLANYCH

Elevacja Frontowa