








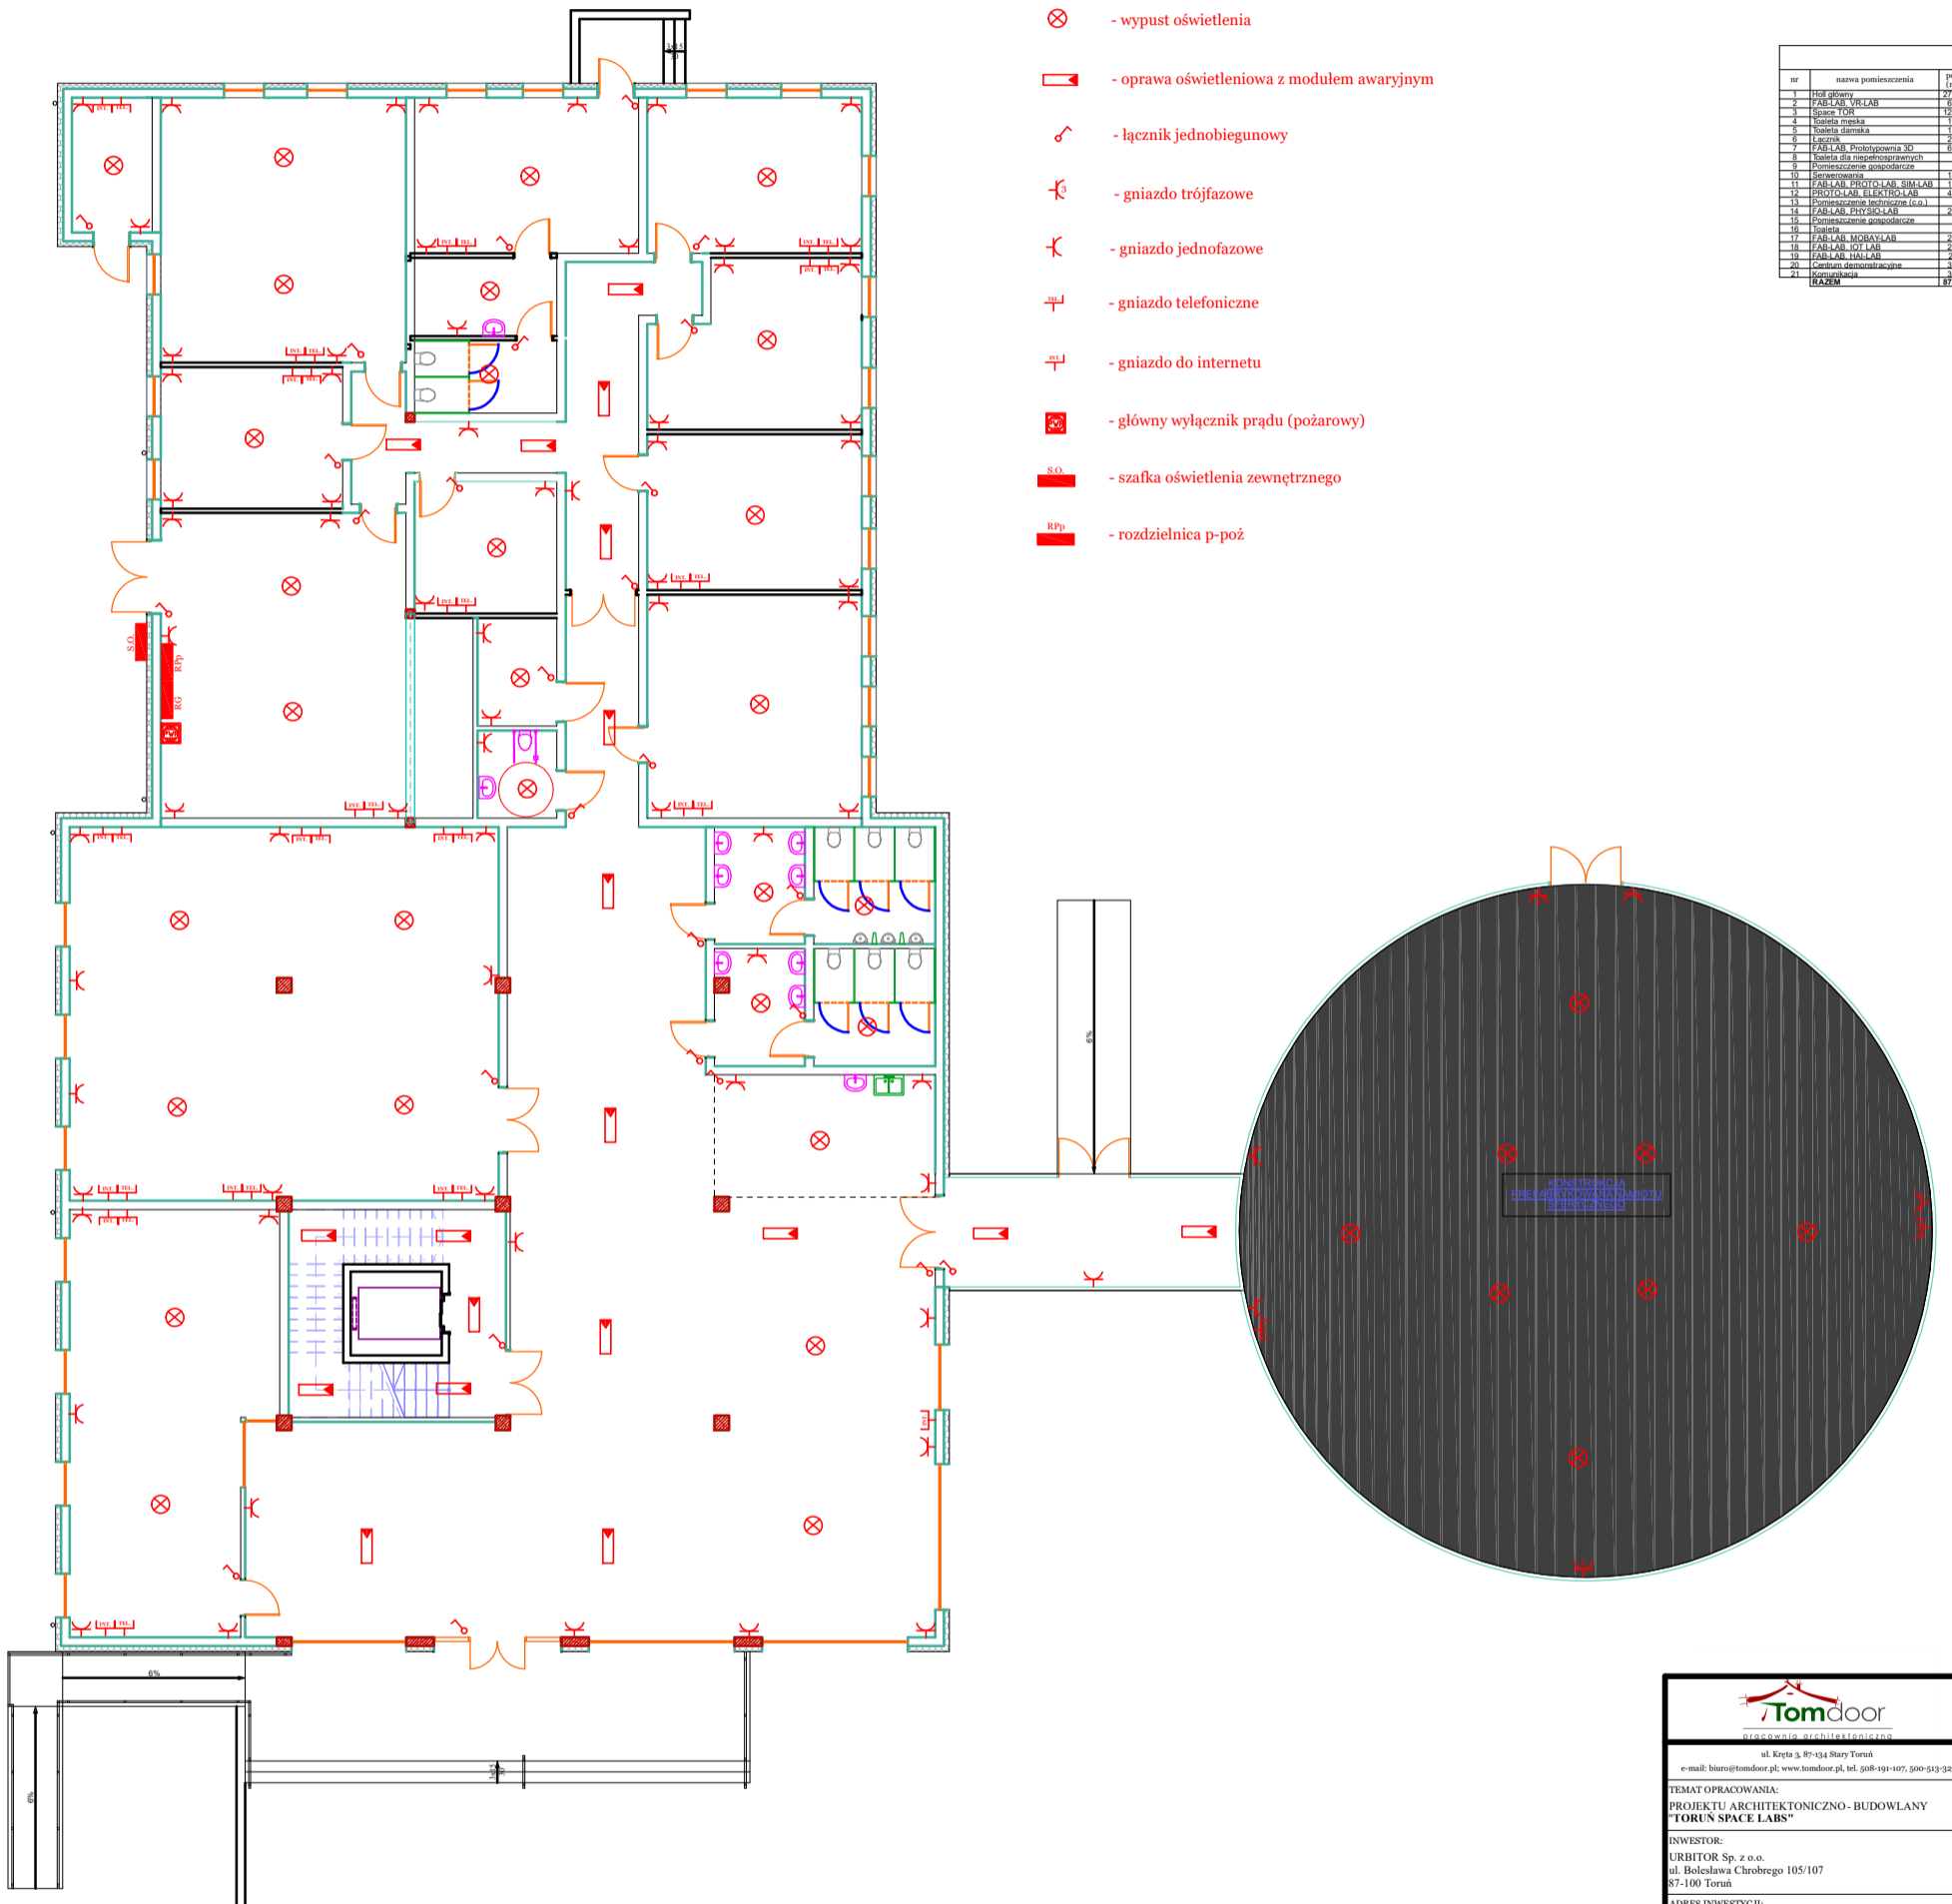


LEGENDA

-  - główna tablica rozdzielcza
-  - tablica bezpiecznikowa
-  - wypust oświetlenia
-  - oprawa oświetleniowa z modulem awaryjnym
-  - łącznik jednobiegunowy
-  - gniazdo trójfazowe
-  - gniazdo jednofazowe
-  - gniazdo telefoniczne
-  - gniazdo do internetu
-  - główny wyłącznik prądu (pożarowy)
-  - szafka oświetlenia zewnętrznego
-  - rozdzielnica p-poż

nr	nazwa pomieszczenia	pow. (m <sup>2</sup> )
1	Hall główny	273,12
2	FAB-LAB WRE-LAB	82,13
3	Space TOR	121,99
4	tablica bezpiecznikowa	19,00
5	tablica bezpiecznikowa	19,00
6	Łazienki	24,33
7	FAB-LAB Protolab	120,00
8	tablica dla przepięcioprądnicy	9,00
9	Pomieszczenie gospodarskie	14,13
10	Serwisownia	14,13
11	FAB-LAB PROTO-LAB	17,00
12	PROTO-LAB ELEKTRO-LAB	49,00
13	Pomieszczenie sanitacyjne (E-01)	8,00
14	FAB-LAB PROTO-LAB	20,00
15	Pomieszczenie gospodarskie	8,00
16	Łazienki	24,33
17	FAB-LAB MEGA-LAB	24,33
18	FAB-LAB MEGA-LAB	24,33
19	FAB-LAB MEGA-LAB	24,33
20	Łazienki	24,33
21	Kuchnia	34,22
<b>RAZEM</b>		<b>174,00</b>





**Tomdoor**  
BIURO PROJEKTOWO-KONSTRUKCYJNE

ul. Kręta 3, 87-034 Stary Toruń  
e-mail: biuro@tomdoor.pl, www.tomdoor.pl, tel. 508-991-107, 500-513-313

TEMAT OPRAWY: PROJEKT ARCHITEKTONICZNO-BUDOWLANY "TORUŃ SPACE LABS"

INWESTOR: URBITOR Sp. z o.o.  
ul. Bolesława Chrobrego 105/107  
87-100 Toruń

ADRES INWESTYCJI: dz. nr 109/3, obręb 0058 Toruń, ul. Władysława Łokietka, 87-100 Toruń

BRANŻA: ELEKTRYCZNA

NAZWA RYSUNKU: RZUT PRZYZIEMIA instalacja elektryczna i teletechniczna

PROJEKTANT: inż. arch. Tomasz Świątek

opracowanie: inż. Ryszard Michalski  
opracowanie: inż. Dariusz Michalski

DATA: 06/2020 NR RYSUNKU: 1/E

SKALA: 1:100

OPRACOWANIE TECHNICZNE PRACOWNI AUTORSKIMI (zł. 1, Nr 14, poz. 83 z dnia 04.06.1994r.)  
WYKONANIE I BEZPIECZNE WYKONANIE PRZEZ INWESTORA